

OPIS ZAKRESU ROBÓT

1. Zakres robót

Wykonanie remontu systemu odwodnienia odcinka drogi powiatowej polegającego na montażu rury przepustowej o średnicy Ø 250 mm oraz umocnieniu rowu przydrożnego korytkami ściekowymi na długości 75mb. Przedmiotowe odwodnienie zlokalizowane jest w ciągu drogi powiatowej nr 1438 S w rejonie skrzyżowania z drogą powiatową nr 1439 S na działce o numerze ewidencyjnym 6911 w Milówce.

2. Opis stanu istniejącego.

Droga powiatowa przebiega przez sołectwo Milówka, w Gminie Milówka.

Roboty związane z montażem przepustu oraz korytek prowadzone będą na istniejącej szerokości pasa drogowego.


W stanie istniejącym system odwodnienia nie spełnia właściwie roli odwadniającej.


W pasie drogowym nie przebiega żadna sieć związana z uzbrojeniem terenu.

3. Opis robót planowanych do wykonania.

Na remontowanym odcinku drogi zaprojektowano wykonanie robót, które mają na celu poprawę odwodnienia:

- roboty ziemne i rozbiórkowe;
- montaż rury przepustowej oraz ścianek czołowych;
- umocnienie istniejącego rowu korytkami ściekowymi;
- uzupełnienie podbudowy;
- warstwa wiążąca z betonu asfaltowego o grubości 6cm
- warstwa ścieralna z betonu asfaltowego o grubości 4cm

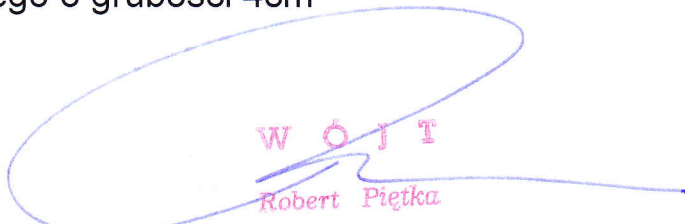
W O J T
Robert Piętka

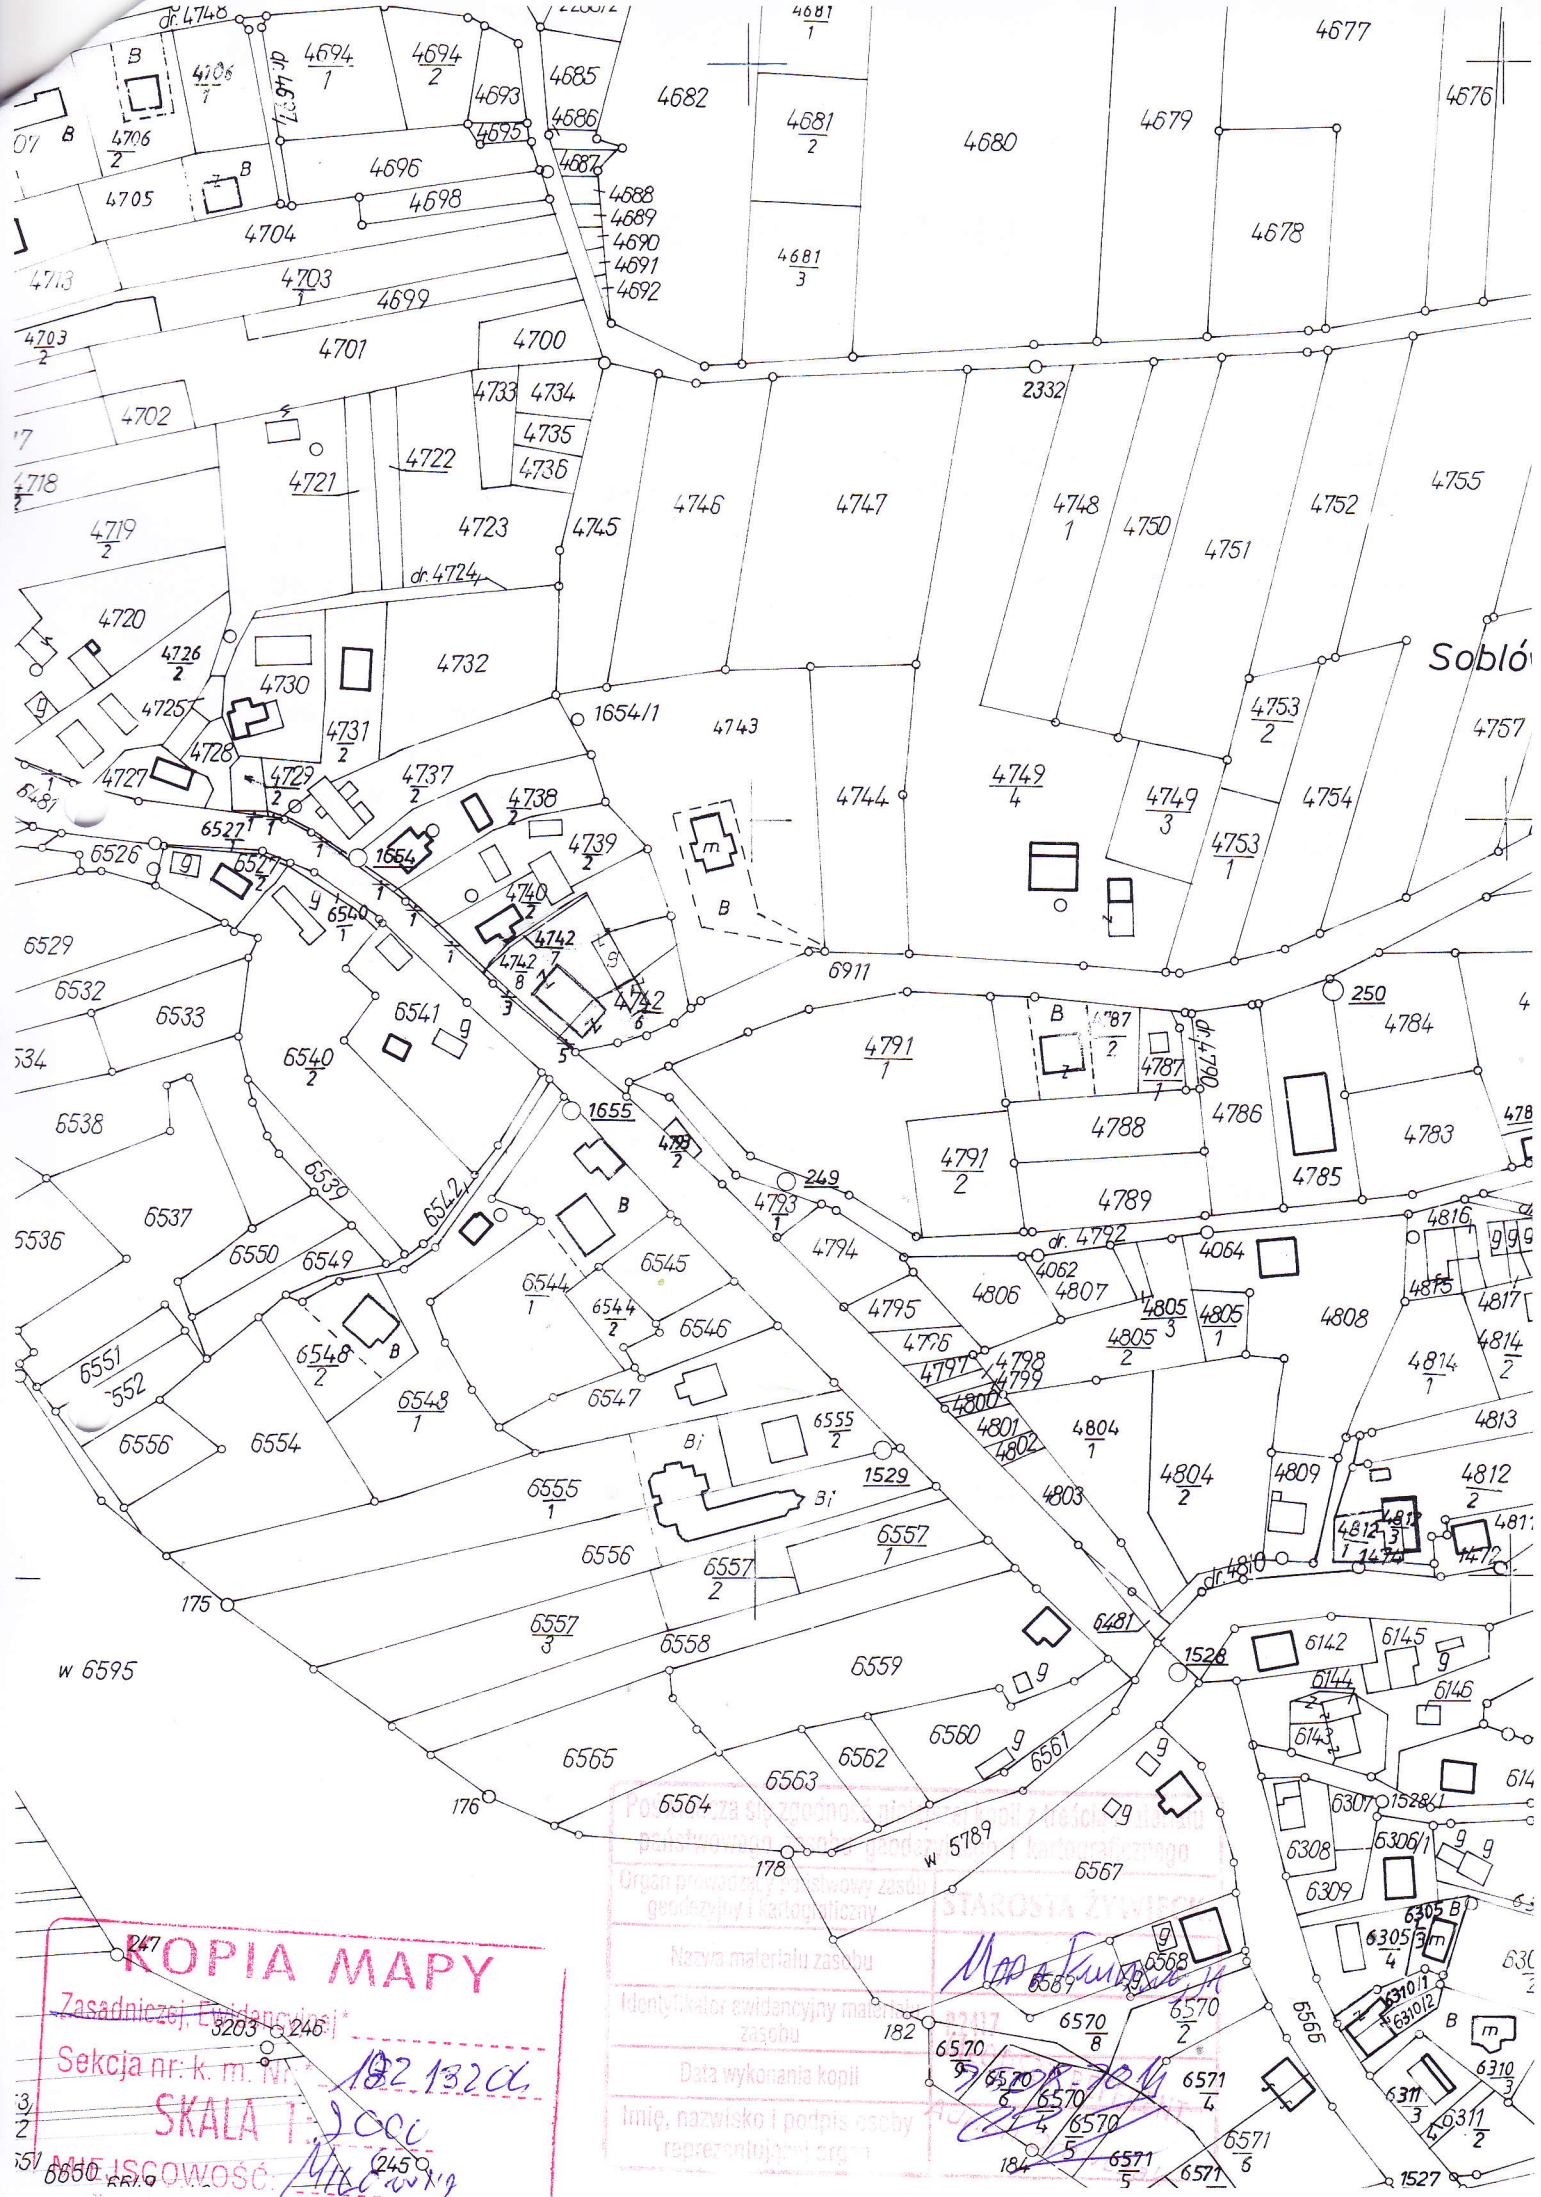

Soblów

Polska służba geodezyjna państwowa
Organ prowadzący państwowy zasób geodezyjny i kartograficzny
Nazwa materiału zasobu
Identyfikator ewidencyjny materiału zasobu
Data wykonania kopii
Imię, nazwisko i podpis osoby reprezentującej organ

KOPIA MAPY
Zasadniczej Ewidencji
Seksja nr: k. m. Nr. 182 13206
SKALA 1:1000
MIEJSCOWOŚĆ: 2450