


2.24 PRZEDSIONEK WC
7,20 gres

2.25 WC MĘŻCZYŹN
9,50 gres

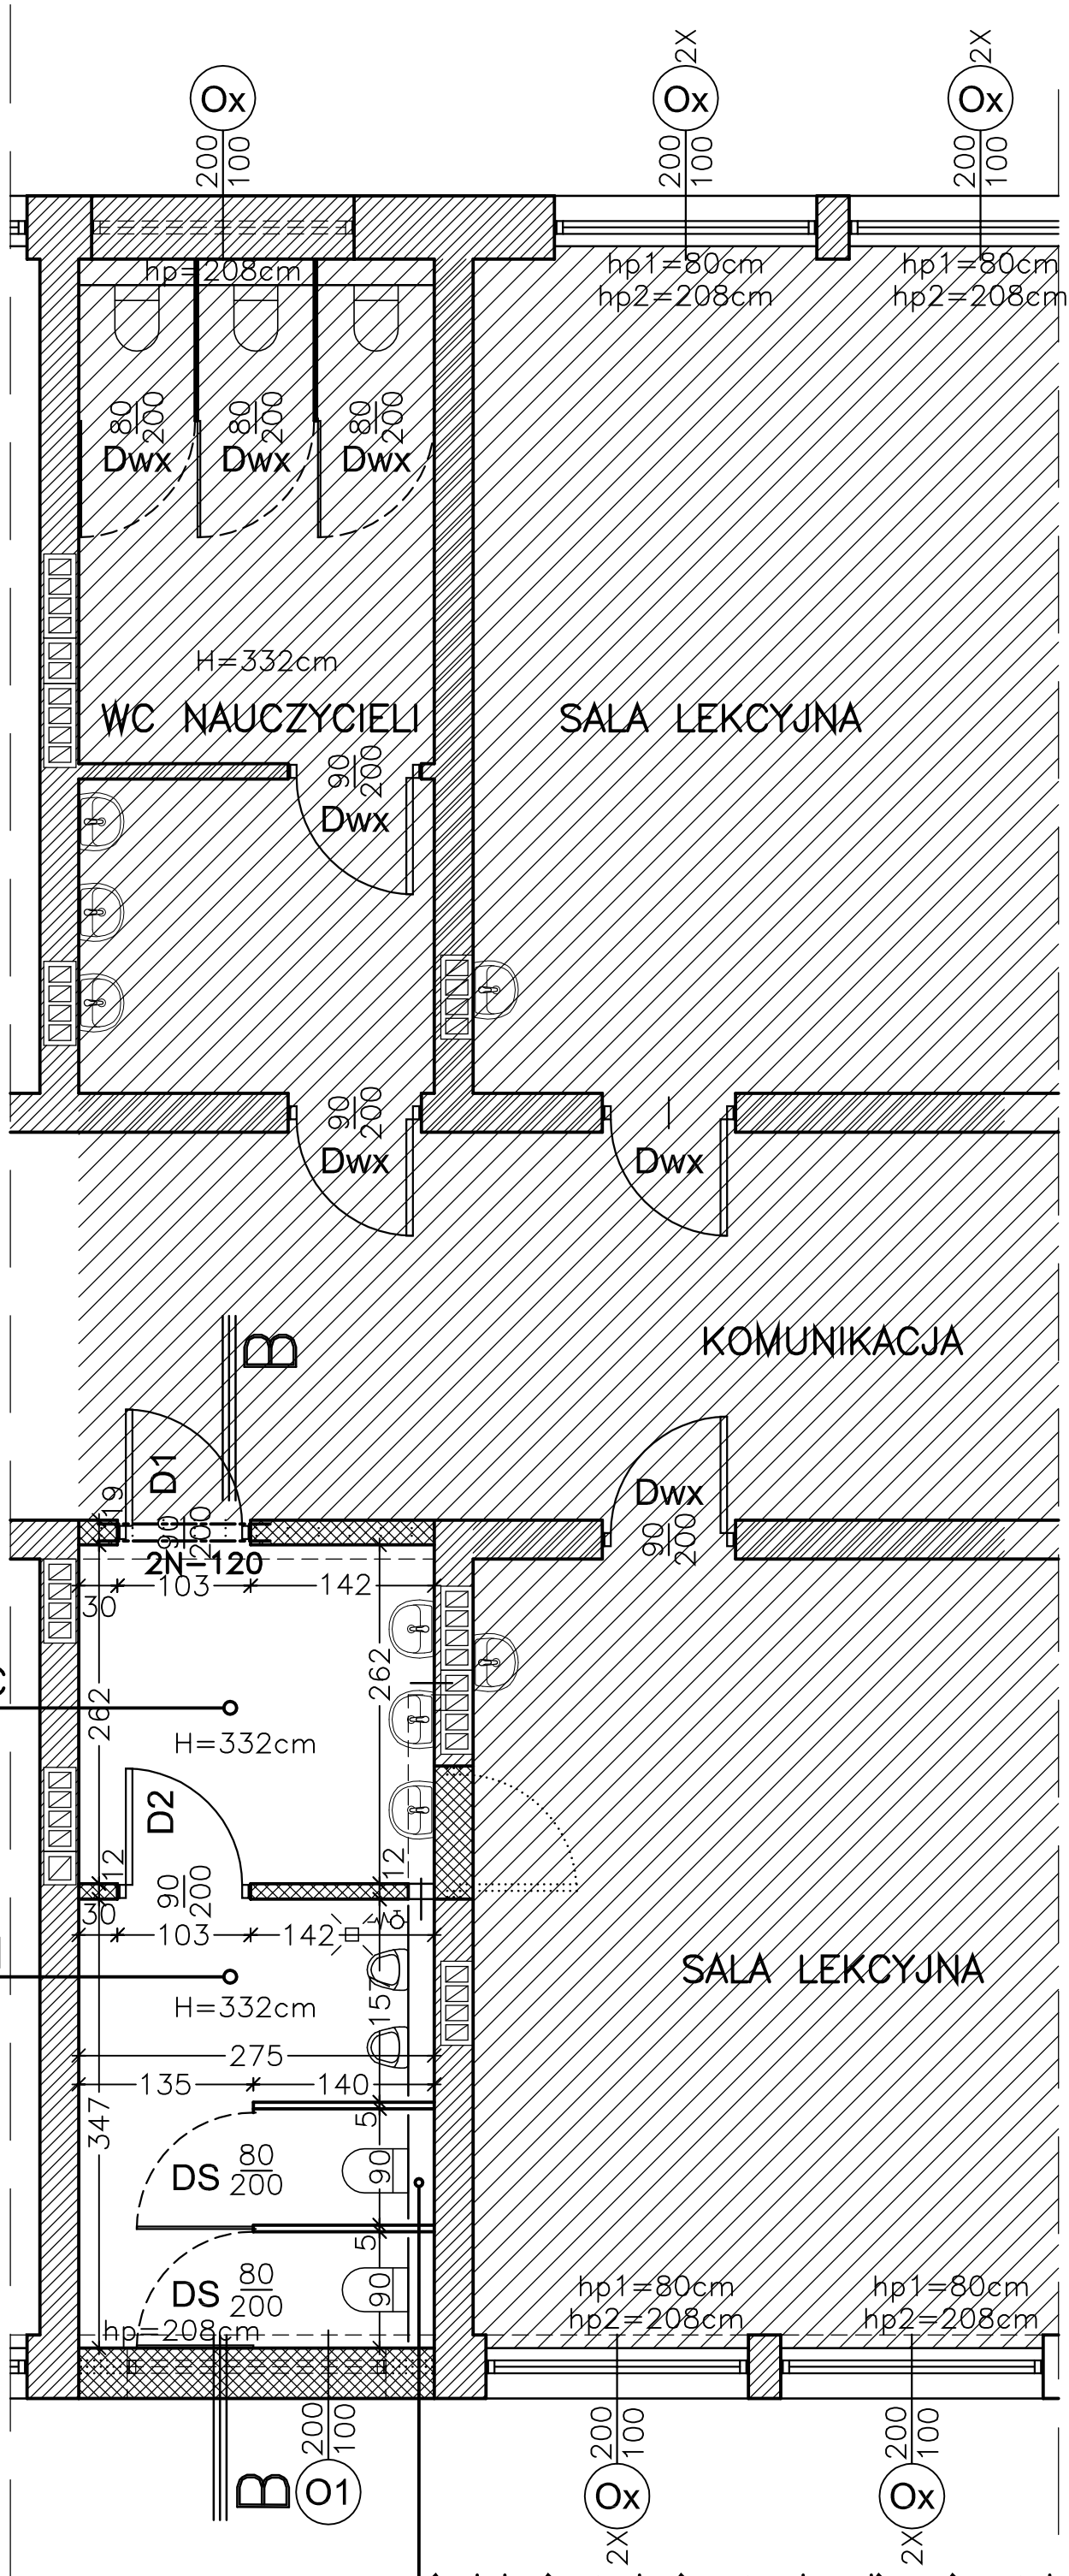


instalację wodociągowo-kanalizacyjną wykonać
według projektu wykonawczego instalacji sanitarnych

NR	NAZWA POMIESZCZENIA	POW. (m ²)	POSADZKA
2.24.	PRZEDSIONEK WC	7,20	gres
2.25.	WC MĘŻCZYŹN	9,50	gres
POWIERZCHNIA NETTO PIĘTRA (B)		16,70	

LEGENDA:

- ŚCIANY ISTNIEJĄCE
- ŚCIANY NOWE MUROWANE
- ŚCIANY NOWE G-K
- WYBURZENIA

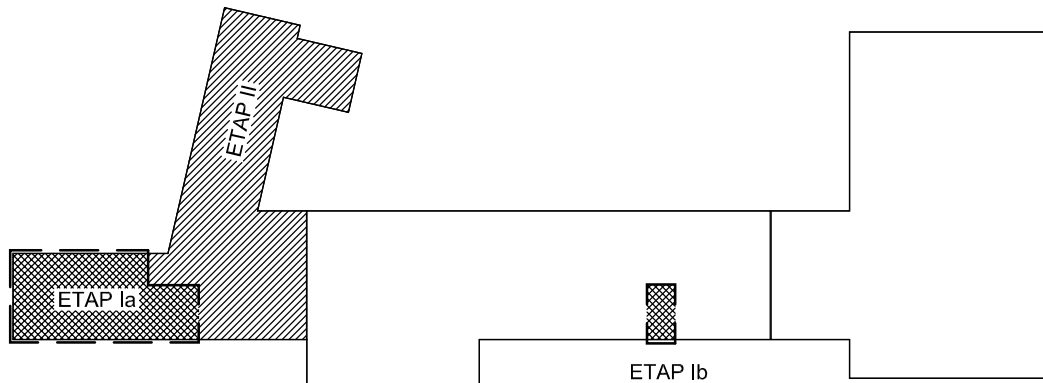

	NAZWA : PROJEKT ZMIANY SPOSOBU UŻYTKOWANIA PIĘTRA POŁUDNIOWO-ZACHODNIEGO SKRZYDŁA BUDYNKU GIMNAZJUM NA PRZEDSZKOLE WRAZ Z MODERNIZACJĄ CZĘŚCI PARTERU W CELU LOKALIZACJI NOWEJ KUCHNI PRZEDSZKOLNEJ			SKALA: 1:50	DATA: 05.2017
	ADRES: UL.SPORTOWA 15, 34-360 MIŁÓWKA DZ. NR 4141/7, OBRĘB EW.: 0003 MIŁÓWKA				
TYTUŁ RYS.: RZUT PIĘTRA - WĘZEL SANITARNY MĘŻCZYŹN				FAZA: PB	NR RYS.: Ab/01
PROJEKTOWAŁ:	arch.Jarosław Szlagór	NR UPRAWNIENI: 60/98 BB	SPECJALNOŚĆ: architektoniczna	PIECZĄTKA I PODPIS:	PIECZĄTKA I PODPIS:
OPRACOWAŁ:	arch.Mateusz Tyszkiewicz				
SPRAWDZIŁ:	arch.Jakub Janik	02/04/SLOKK	architektoniczna		
AUTORSKA PRACOWNIA PROJEKTOWA arch. JAROSŁAW SZLAGÓR ul.Ks.Stojłowskiego 18/5 43 300 Bielsko-Biała tel. +48 506 11 66 15					