


RZUT PARTERU

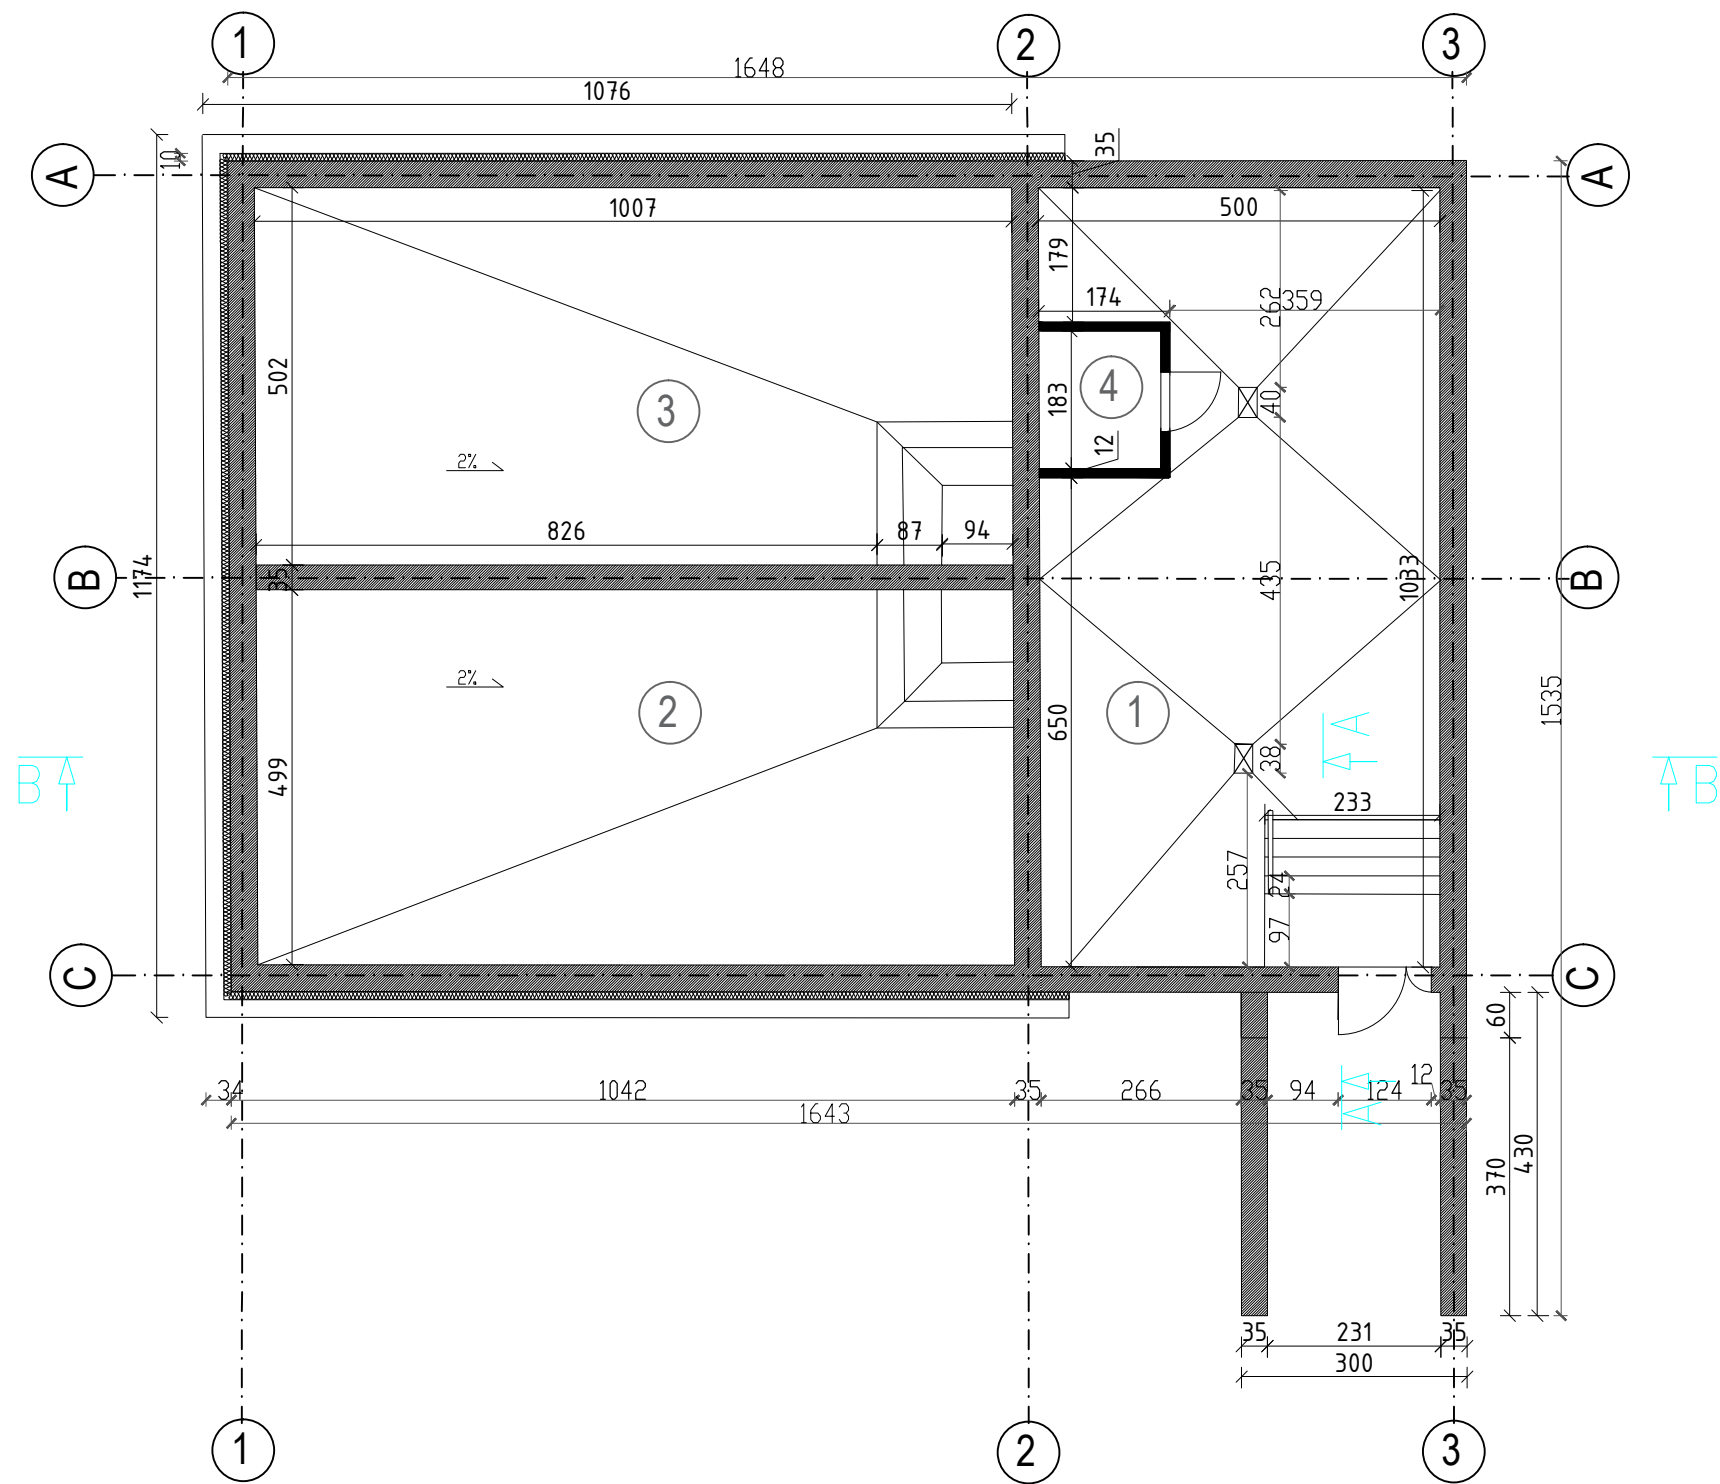

ZESTAWIENIE POWIERZCHNI

- 1 POMIESZCZENIE FILTRÓW POŚPIESZNYCH 51,4M2
- 2 KOMORA RETENCYJNA WODY UZDATNIANEJ 50,2M2
- 3 KOMORA RETENCYJNA WODY UZDATNIANEJ 50,2M2
- 4 POMIESZCZENIE TECHNICZNE 2,9M2

CAŁKOWITA POWIERZCHNIA UŻYTKOWA 154,70m<sup>2</sup>  
CAŁKOWITA POWIERZCHNIA ZABUDOWY 184,7m<sup>2</sup>

Zakład Usług Budowlanych Projektowanie i Nadzór inwestycji mgr inż. Bogdan Krawczyk ul. Jodłowa 26 34–300 Żywiec		
NAZWA OPRACOWANIA: "MODERNIZACJA STACJI UZDATNIANIA WODY W KAMESZNYCI" 1.NADBUDOWA ISTNIEJĄCEGO ZBIORNIKA STACJI IZDATNIANIA WODU I POMPOWNI WODY Z INFRASTRUKTURA TECHNOLOGICZNĄ WRAZ ZE ZMIANĄ KONSTRUKCJI DACHU, 2.BUDOWĄ BUDYNKU KOAGULACJI Z OSADNIKIEM ORAZ BUDOWA DWÓCH ZBIORNIKÓW WODY SUROWEJ NA DZIAŁKACH NR. 14011/88, 14011/171 I 14011/121		
INWESTOR:	Związek Międzygminny ds. Ekologii w Żywcu	RYS. NR
ADRES:	ul. Ks. Pr. St. Słonki 22, 34-300 Żywiec	11
BRANŻA:	BUDOWLANA	SKALA 1:100
TEMAT:	RZUT PARTERU—INWENTARYZACJA	DATA: VIII 2015 r.
OPRACOWAŁ:	mgr inż. arch Joanna GORGON	NR UP. —
PROJEKTOWAŁ CZEŚĆ ARCHITEKTONICZNĄ :	mgr inż. arch Małgorzata MAZUREK	NR UP. 62/98 BB
SPRAWDZAJĄCY CZEŚĆ ARCHITEKTONICZNĄ :	mgr inż. arch Wojciech ŁODZIŃSKI	NR UP. MPOIA/041/2007
PROJEKTOWAŁ CZEŚĆ KONSTRUKCYJNĄ :	mgr inż. Bogdan KRAWCZYK	NR UP. 78/81/B-B
SPRAWDZAJĄCY CZEŚĆ KONSTRUKCYJNĄ :	mgr inż. Arkadiusz KRZESAK	NR UP. SLK/BO/5641/08